



PROJEÇÃO DA COBERTURA

PLANTA BAIXA  
ESCALA 1:50

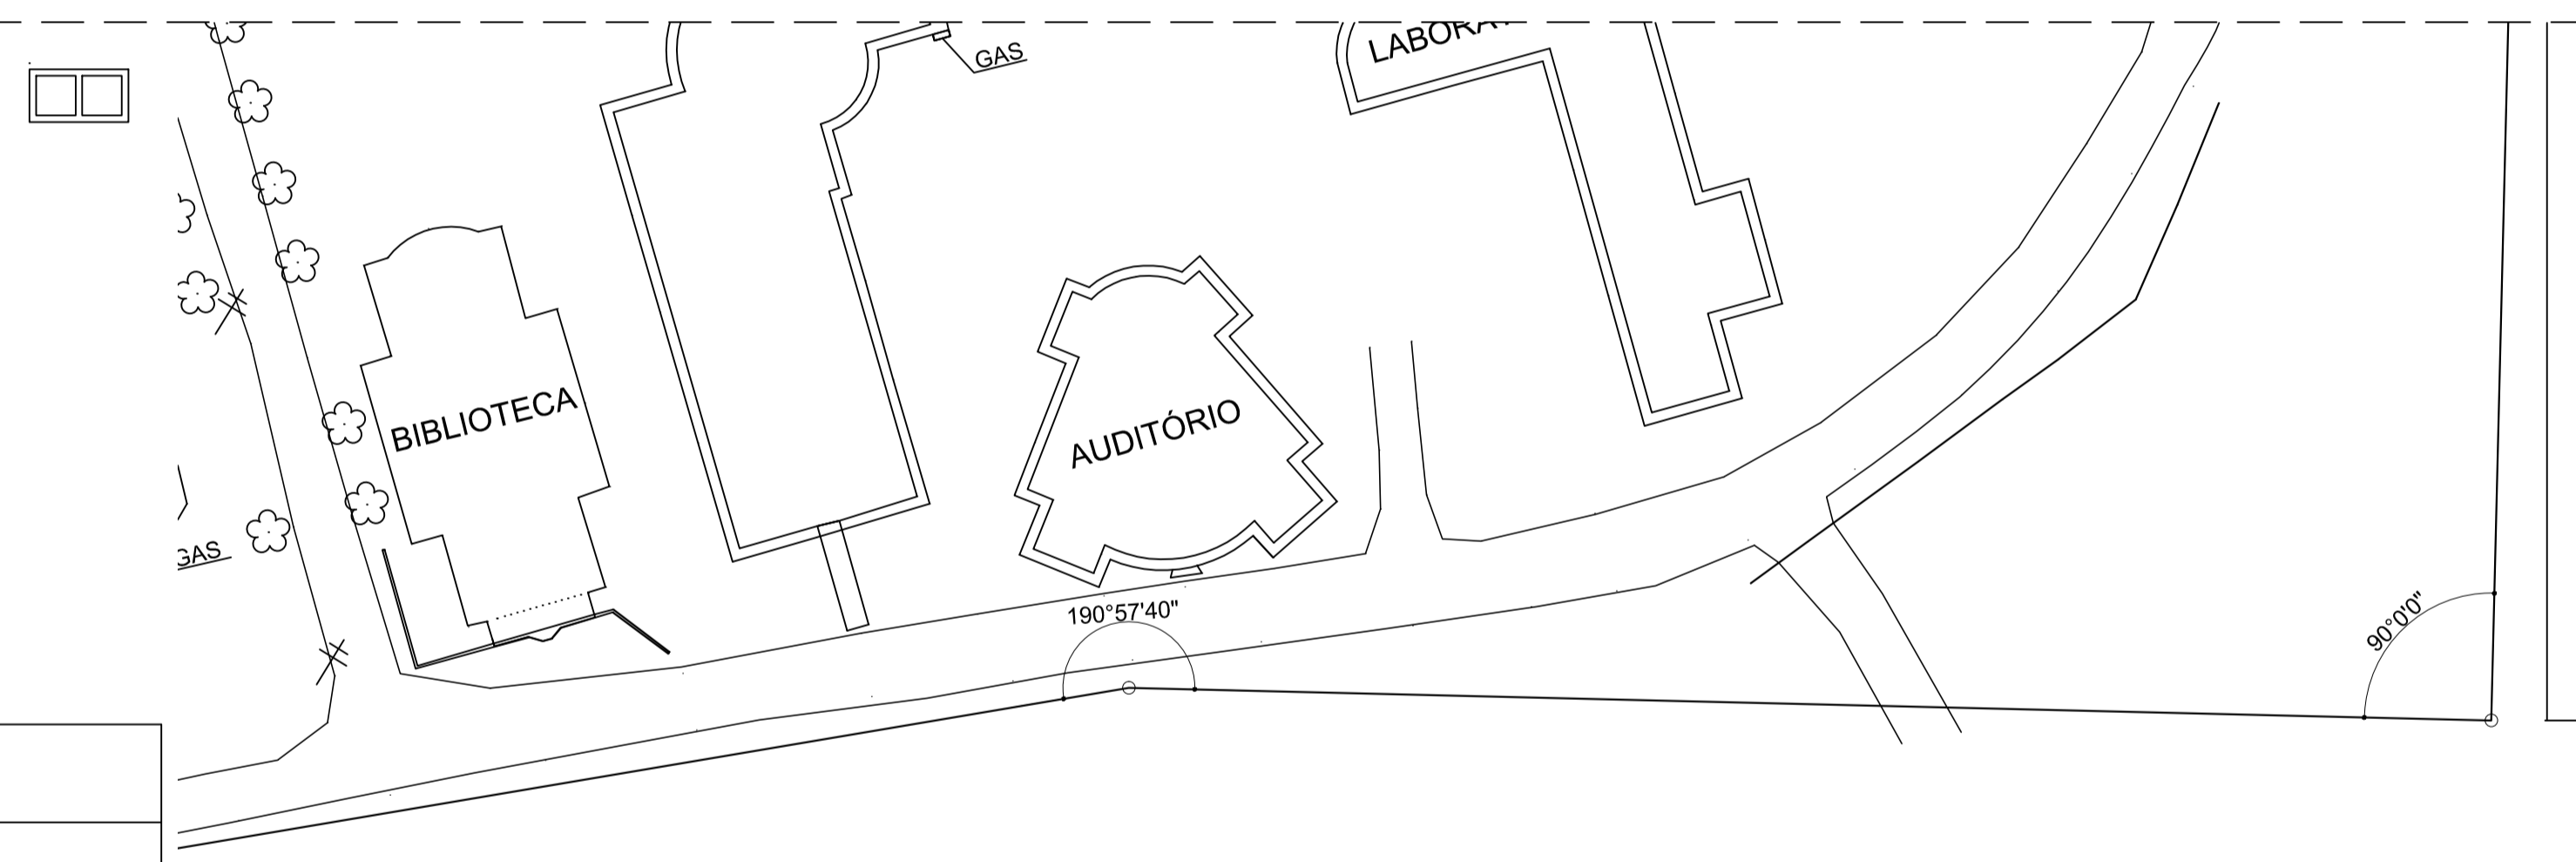

# CASA DE

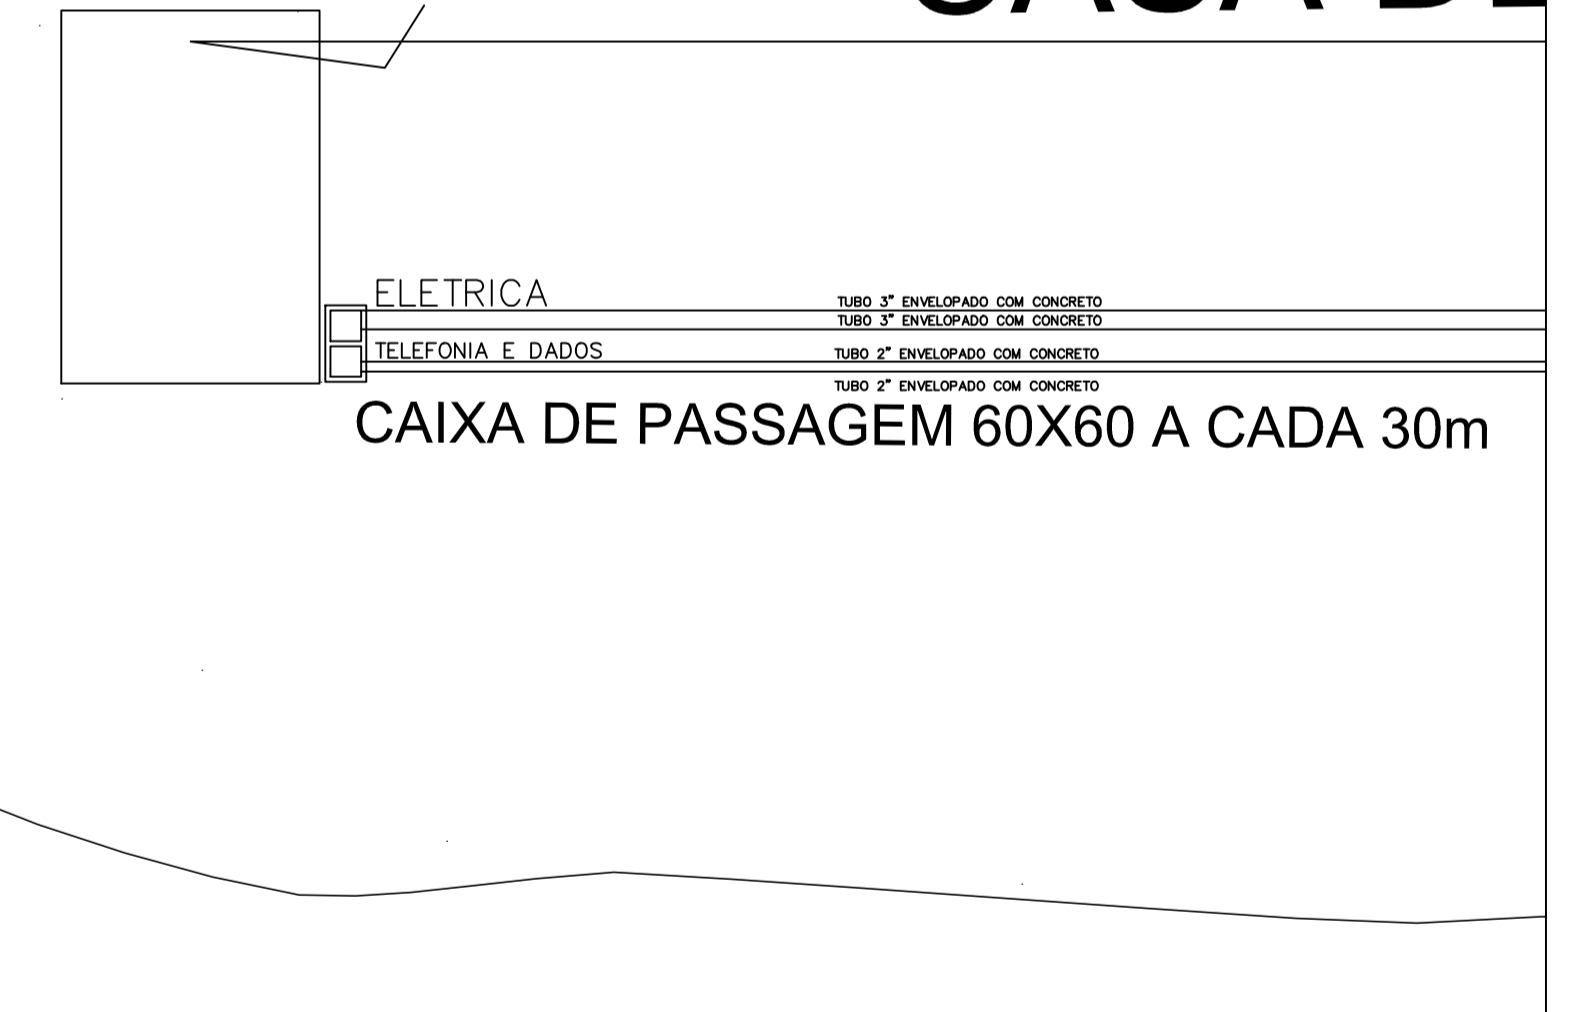

Legenda	
	Caixa de distribuição p/ telefonia
	RJ11 Tomada telefone 4P a 0,30m do piso
	RJ11 Tomada telefone a 0,30m do piso

### RESUMO DAS ÁREAS

ÁREA ESCRITURADA: 70.906,51 m<sup>2</sup>  
 ÁREA LIMITADA À LESTE P/ CÔRREGO : 71.826,481 m<sup>2</sup>  
 PERIMETRO: 1.248,478 m  
 ÁREA LIMITADA À LESTE P/ CERCA : 70.259,135 m<sup>2</sup>  
 PERIMETRO: 1.233,855 m

### CONVENÇÕES

- CÔRREGO
- LINHA DE DIVISA
- CERCA DE ARAME
- EDIFICAÇÕES
- CIRCULAÇÃO
- MARCO GEORREFERENCIADO AO SIRGA 2000
- ARVORE
- PALMEIRA
- POSTE

## PLANTA DE LOCAÇÃO E SITUAÇÃO

ESCALA 1:100

CONTRATADA: INSTITUTO FEDERAL DE EDUCAÇÃO, CIÊNCIA E TECNOLOGIA CATARINENSE TELEFONE: (47) 3331-7800 ENDEREÇO: RUA DAS MISSÕES, 100 BLUMENAU - SC		CONTRATANTE: INSTITUTO FEDERAL DE EDUCAÇÃO, CIÊNCIA E TECNOLOGIA CATARINENSE UNIDADE: CAMPUS VIDEIRA. ENDEREÇO: RODOVIA SC303 KM05, CAMPUS EXPERIMENTAL VIDEIRA - SC	
AUTORIA DO PROJETO: ENG.º CIVIL CARLOS A. LAZZARIN. CREA-SC: 052503-9		CONTRATANTE: INST. FEDERAL CATARINENSE (CAMPUS VIDEIRA) DIRETOR GERAL CAMPUS.	
NOME DO PROJETO: CONSTRUÇÃO PAVILÃO PRÉ MOLDADO			
TÍTULO DO DESENHO: PLANTA BAIXA TELEFONIA E DADOS E LOCAÇÃO ALIMENTADOR GERAL			
OBJETIVO DO PROJETO: CONTRUÇÃO ELETRICO	TIPO DE PROJETO: ELETRICO	FOLHA: 02	
AUTORIA DO DESENHO: CARLOS A. LAZZARIN	ÁREA DO PROJETO: 280,80m <sup>2</sup>	REVISÃO Nº: ESCALA: INDICADA	
CIDADE - UF: BLUMENAU - SC	DATA: 03/2012	REFERÊNCIA: ELE. 02/02	