



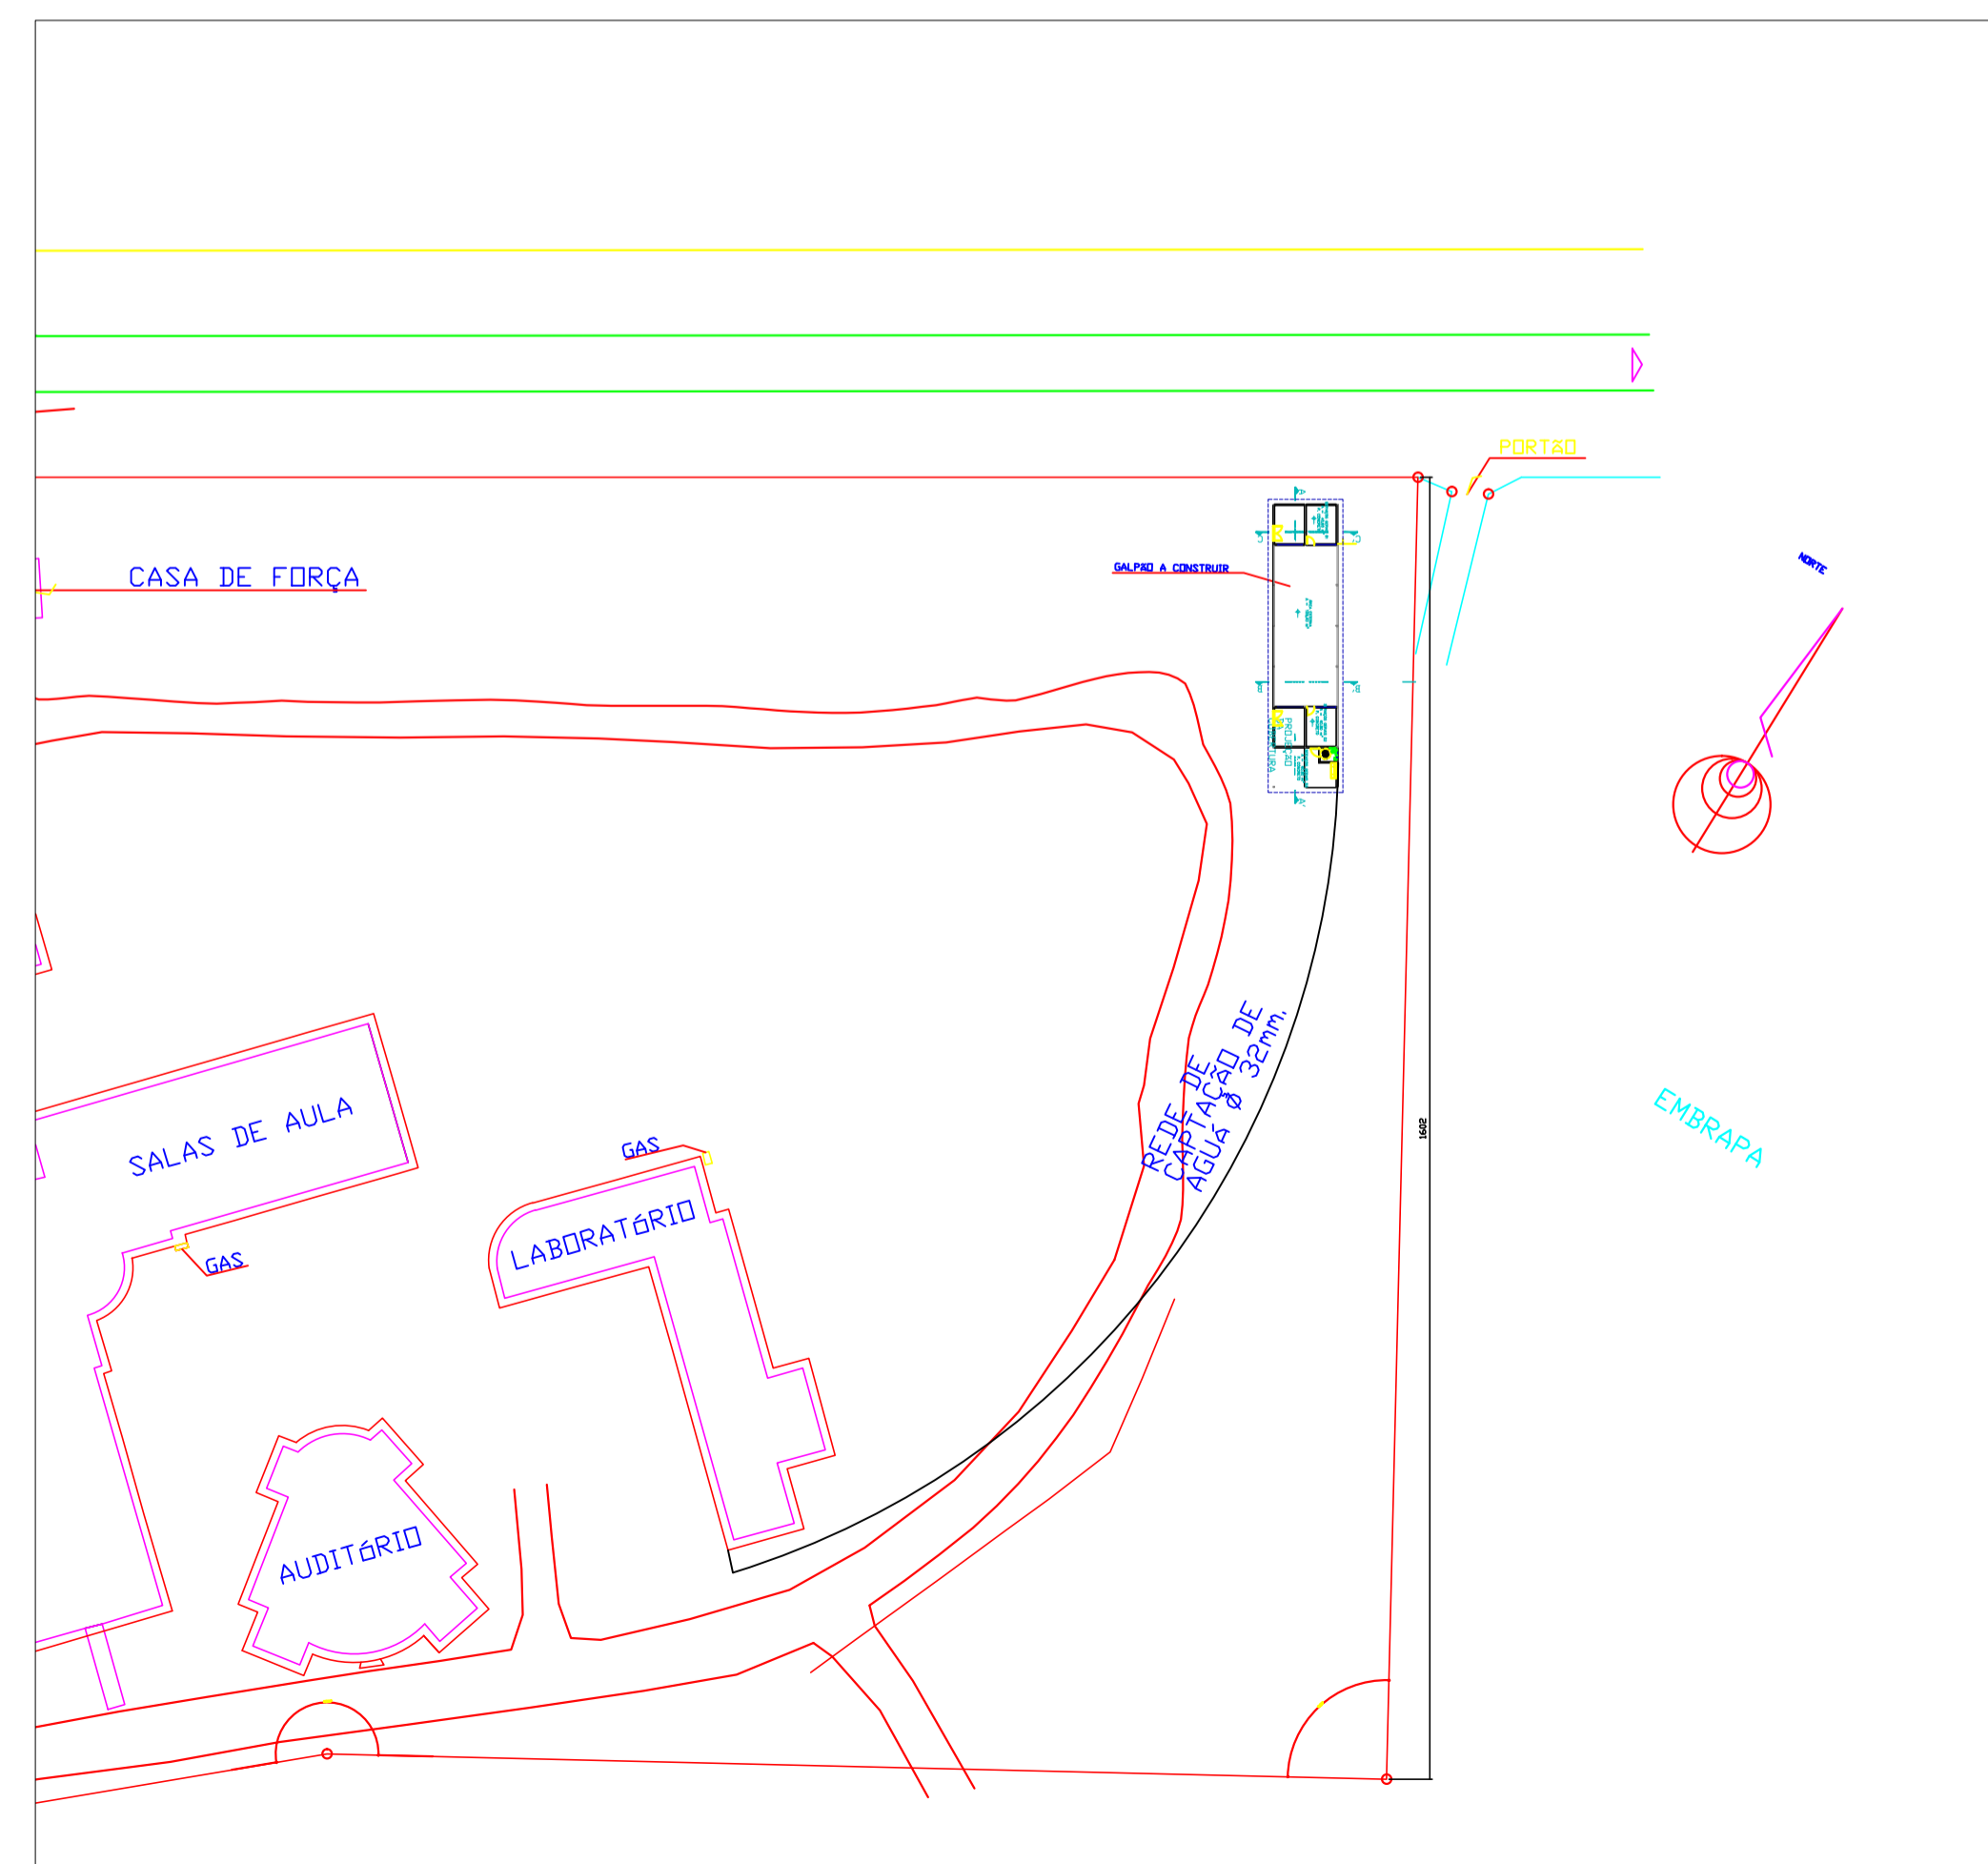

PLANTA BAIXA ÁGUA FRIA
ESCALA 1:50

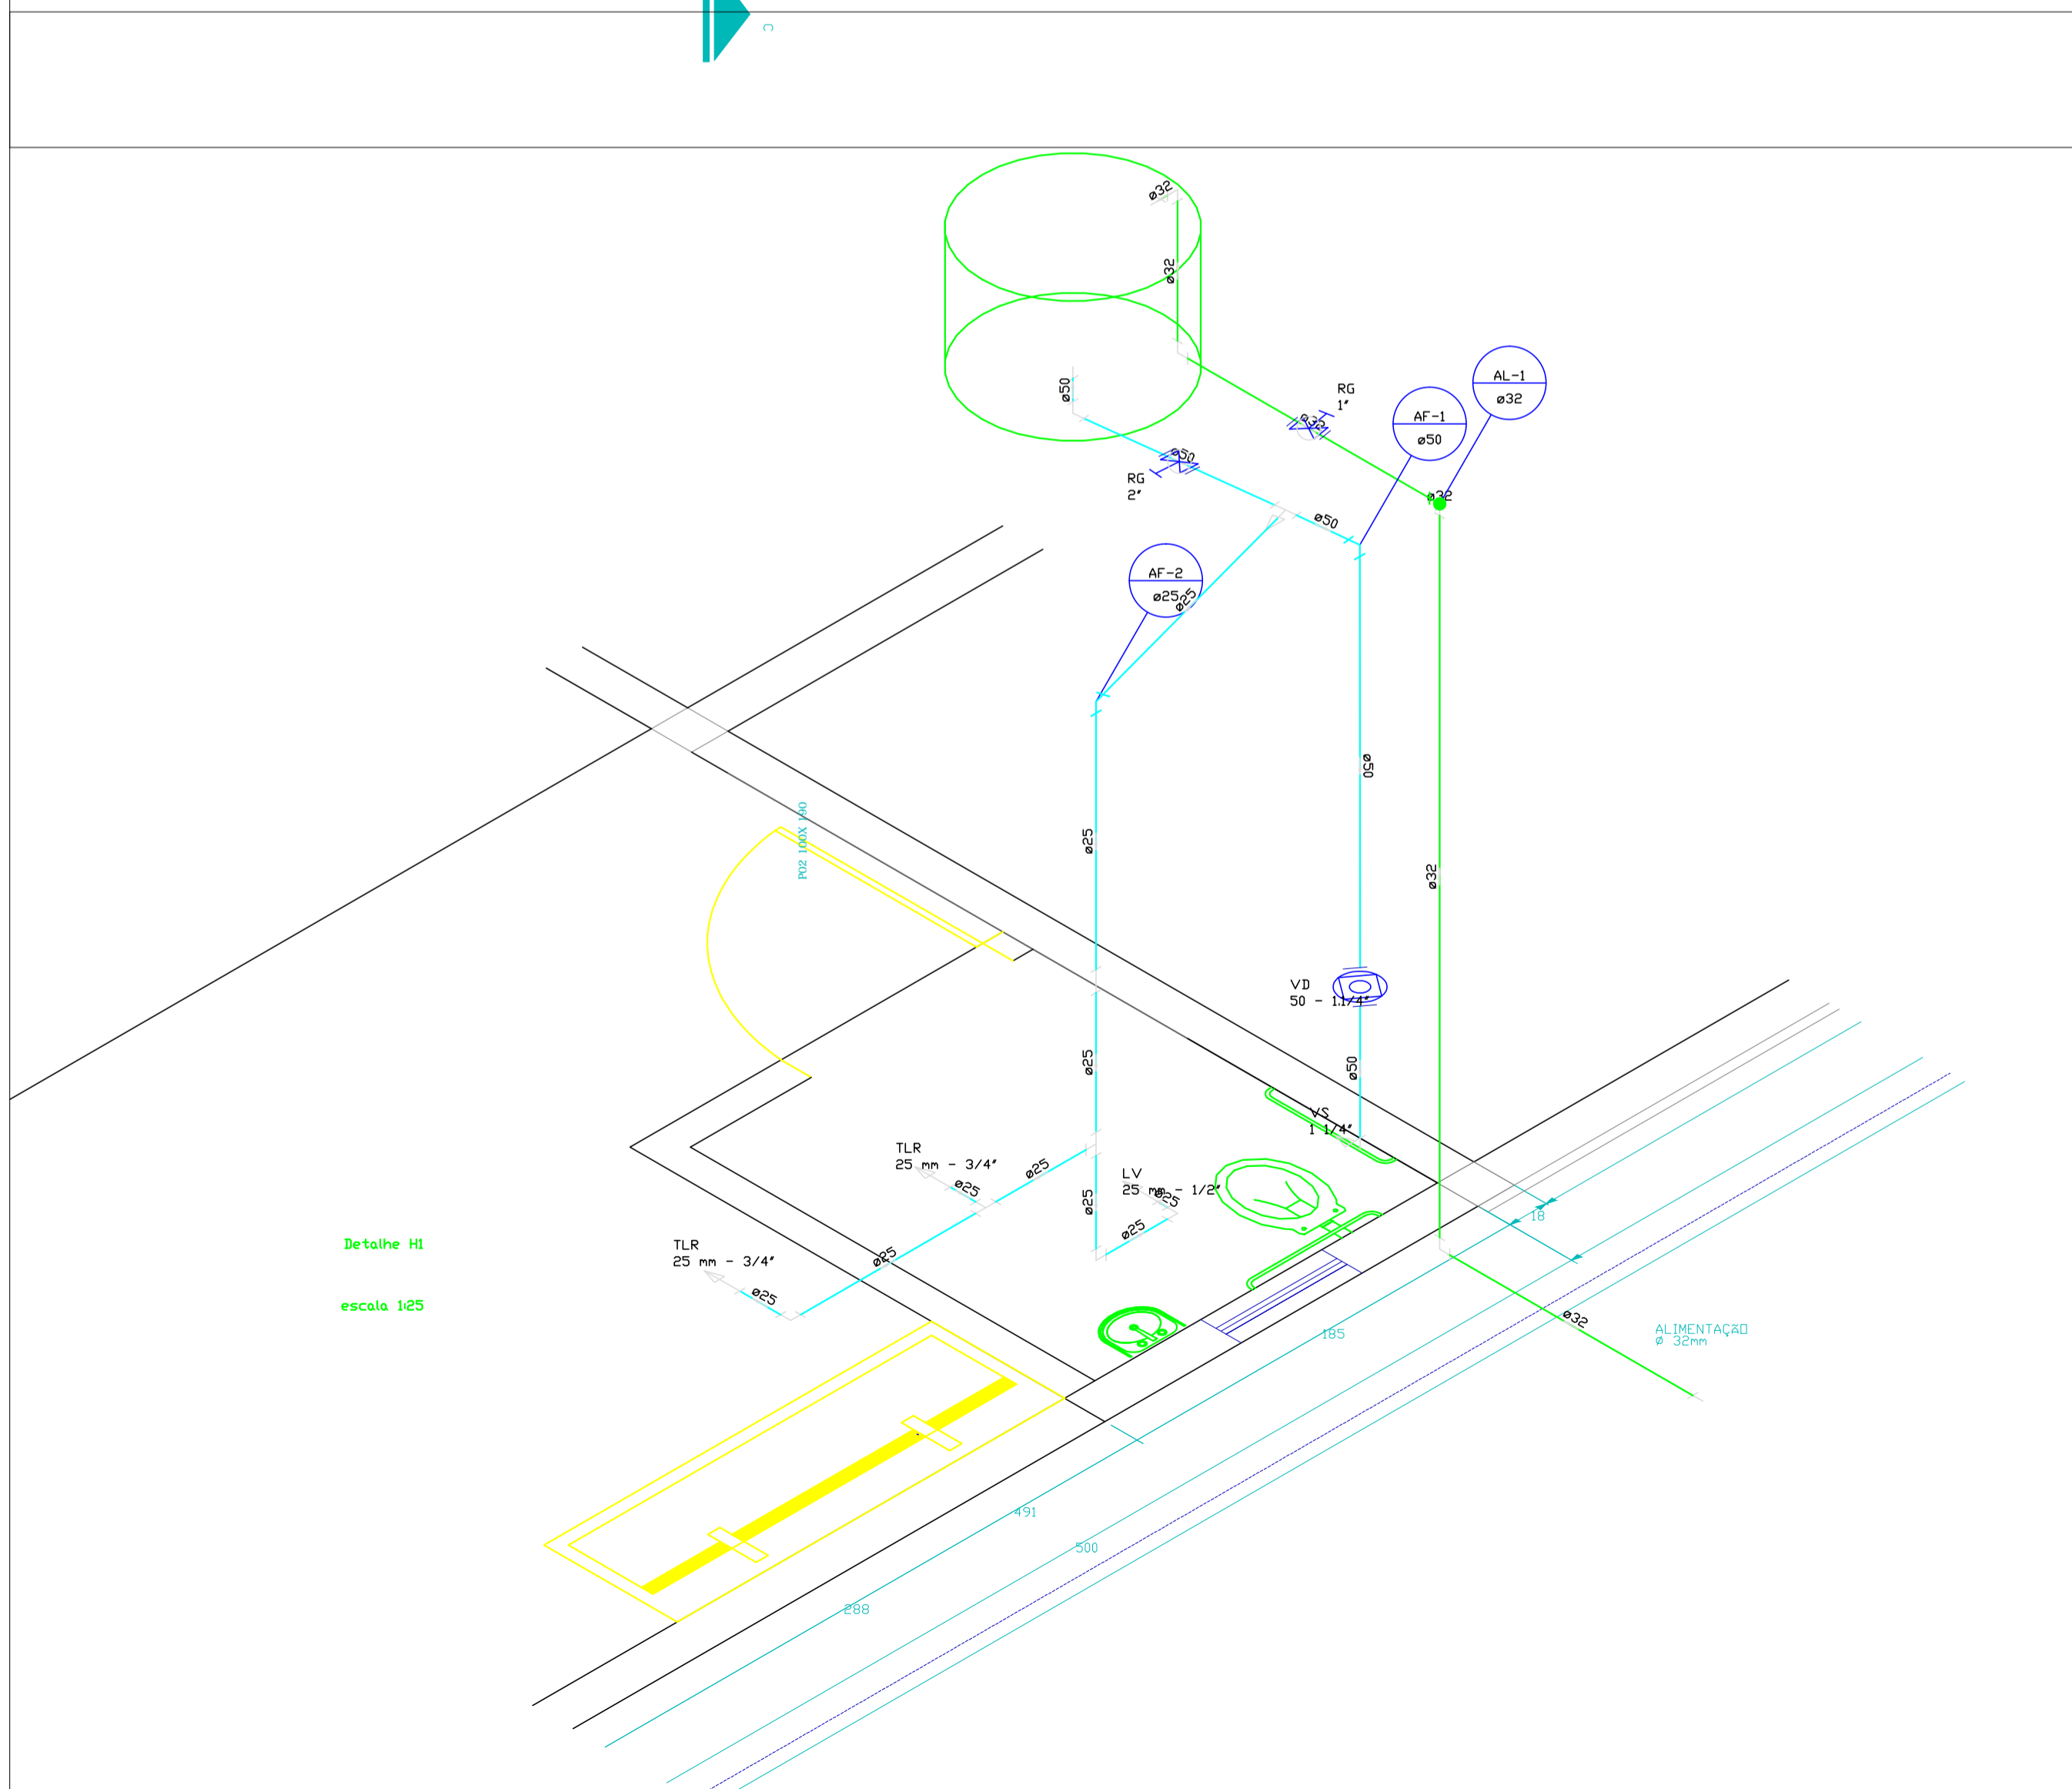

ÁREA DESTINADA A CARIMBOS	
ÁREA DESTINADA A PLANTA CHAVE E OUTRAS INDICAÇÕES COMUNS AOS DESENHOS	
CONTRATADA: INSTITUTO FEDERAL DE EDUCAÇÃO, CIÊNCIA E TECNOLOGIA CATARINENSE TELEFONE: (47) 3331-7800 ENDEREÇO: RUA DAS MISSÕES, 100 BLUMENAU - SC	CONTRATANTE: INSTITUTO FEDERAL DE EDUCAÇÃO, CIÊNCIA E TECNOLOGIA CATARINENSE UNIDADE: CAMPUS VIDEIRA ENDEREÇO: RODOVIA SC303 KM05, CAMPUS EXPERIMENTAL VIDEIRA - SC
AUTORIA DO PROJETO: ENG.º CIVIL CARLOS A. LAZZARIN. CREA-SC: 052503-9	CONTRATANTE: INST. FEDERAL CATARINENSE (CAMPUS VIDEIRA) DIRETOR GERAL CAMPUS.
NOME DO PROJETO: CONSTRUÇÃO PAVILÃO PRÉ MOLDADO	
TÍTULO DO DESENHO: PLANTA BAIXA E ISOMÉTRICO ÁGUA FRIA	
OBJETIVO DO PROJETO: CONTRUÇÃO	TIPO DE PROJETO: HIDRÁULICO
AUTORIA DO DESENHO: CARLOS A. LAZZARIN	ÁREA DO PROJETO: 280,80m²
CIDADE - UF: BLUMENAU - SC	REVISÃO Nº: ESCALA: INDICADA
DATA: 03/2012	REFERÊNCIA: HID. 01/03