


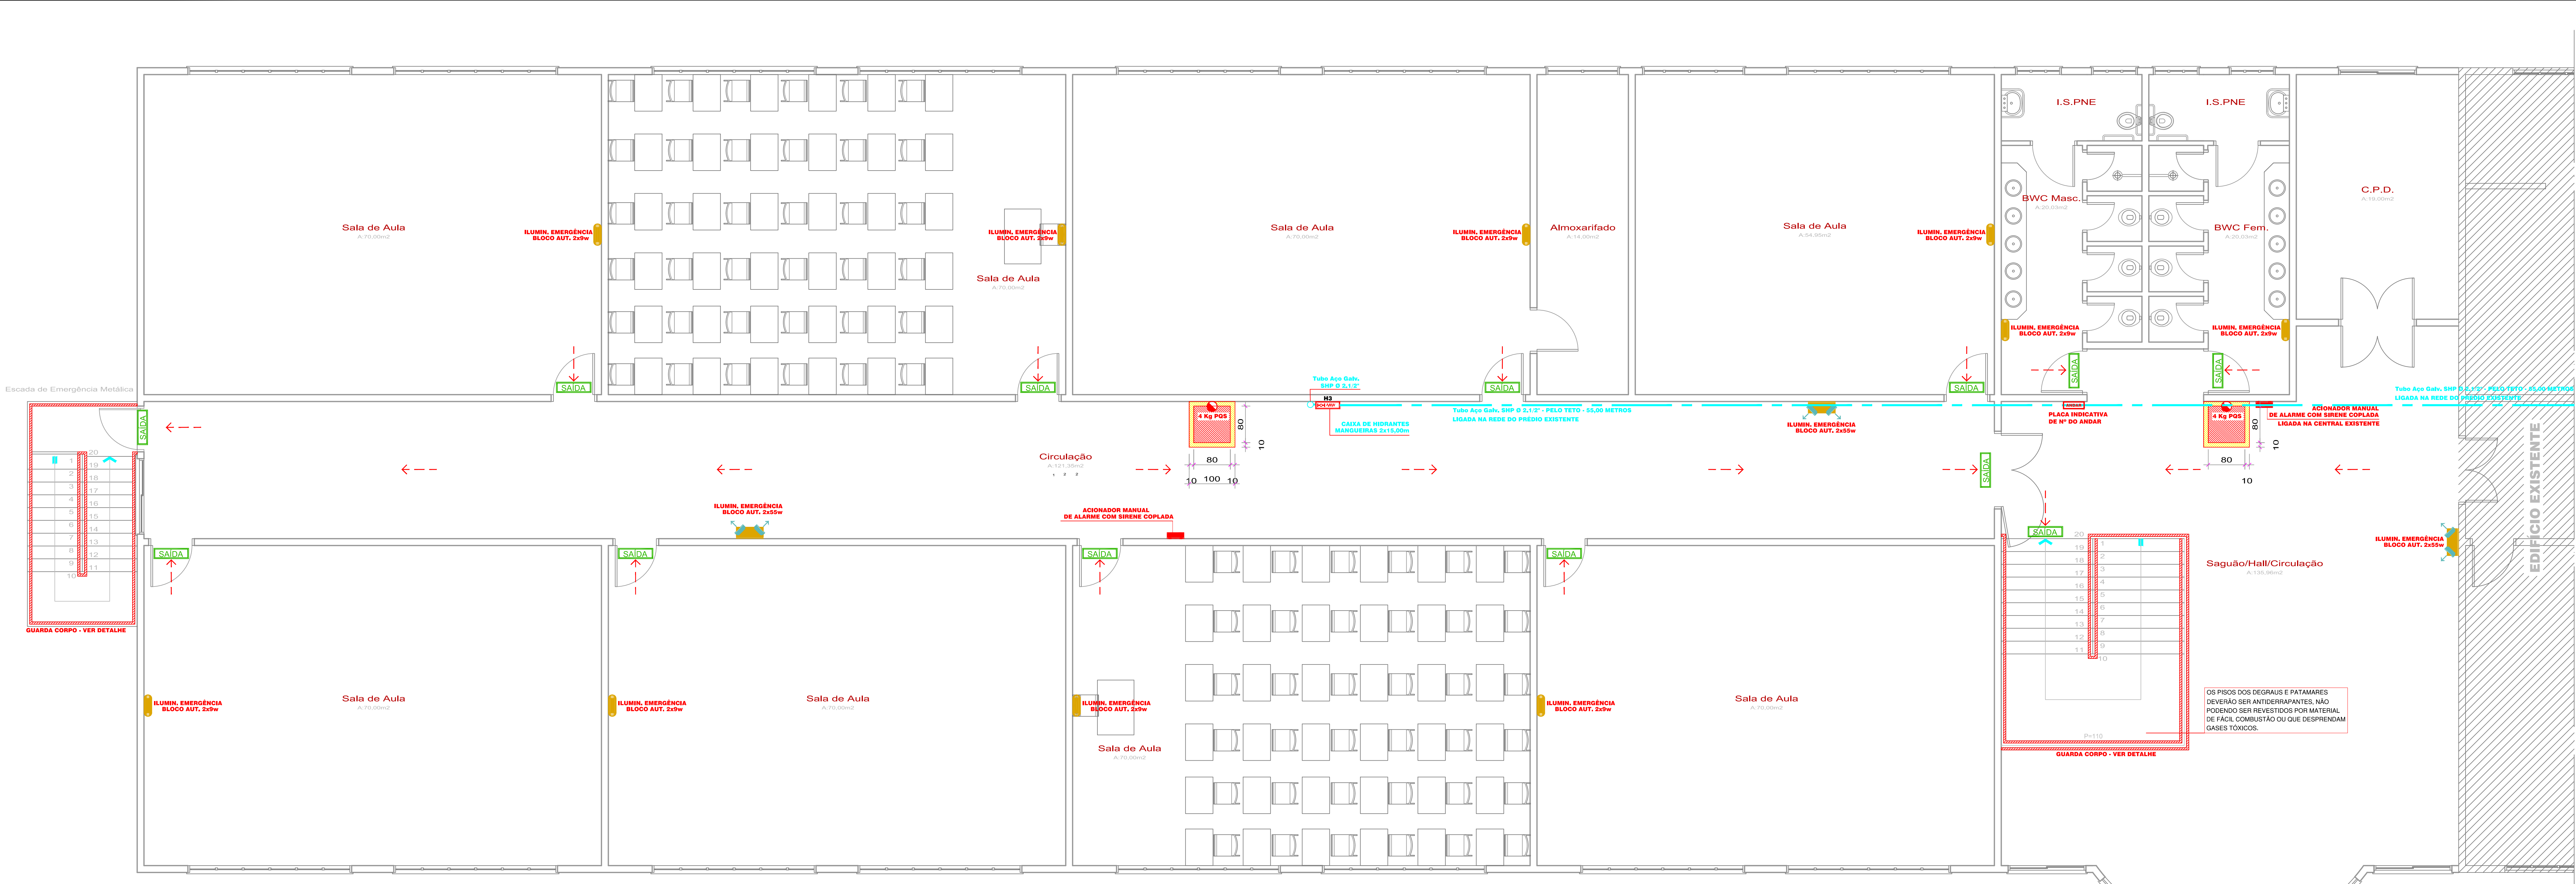

PLANTA BAIXA PAVIMENTO SUPERIOR
Anel 509,30 m2
Escala: 1:50

PREVENTIVO DE INCÊNDIO	
SIMBOLOGIA	
	EXTINTOR PÓ QUÍMICO SECO - 4 Kg (capac. extintora mín.) - POS
	AL - SINALIZAÇÃO DE SAÍDA COM PLACAS FOTOLUMINESCENTES
	ROTAS DE FUGA
	ILUMINAÇÃO DE EMERGÊNCIA - BLOCO AUTÔNOMO - 2x5W
	ILUMINAÇÃO DE EMERGÊNCIA - BLOCO AUTÔNOMO - 2x55W
	SISTEMA DE PROTEÇÃO CONTRA DESCARGAS ATMOSFÉRICAS - CONDUTOR DE DESCIDA
	HIDRANTE DE PAREDE COM ABRIDO PARA MANGUEIRA - 2x 15,00 metros
	HIDRANTE DE RECALQUE
	SISTEMA DE ALARME - ACIONADOR MANUAL C/ SONORIZADOR ACOPLADO

FB ENGENHARIA LTDA
Felisberto & Biava Associados

FB ENGENHARIA LTDA
CNPJ: 08.582.028/0001-96
CREA-SC - 82.125-1 - VIDEIRA-SC

fb@fbengenharia.com
www.fbengenharia.com
Fone: (49) 3566.5862

Projeto SEGURANÇA CONTRA INCÊNDIOS	Proprietário	Projeto
	INSTITUTO FEDERAL CATARINENSE	425
	Obra	EDIFICAÇÃO PARA SALAS DE AULA E OFICINAS
	Local	RODOVIA SC 303 - VIDEIRA - SC
	Resp. Técnico	Assinatura Proprietário
Eng. Civil FABIANO BIAVA CREA SC - 47091-9		
Descrição		PLANTA BAIXA DO PAV. SUPERIOR - DISPOSITIVOS
Desenho	Unidade	Data
FB ENGENHARIA	CENTIMETROS	FEVEREIRO/2013
Escala		Área
INDICADA		2.545,18m²